



PLANIMETRIA GENERALE - scala 1 : 200  
ALTRA PROPRIETA'

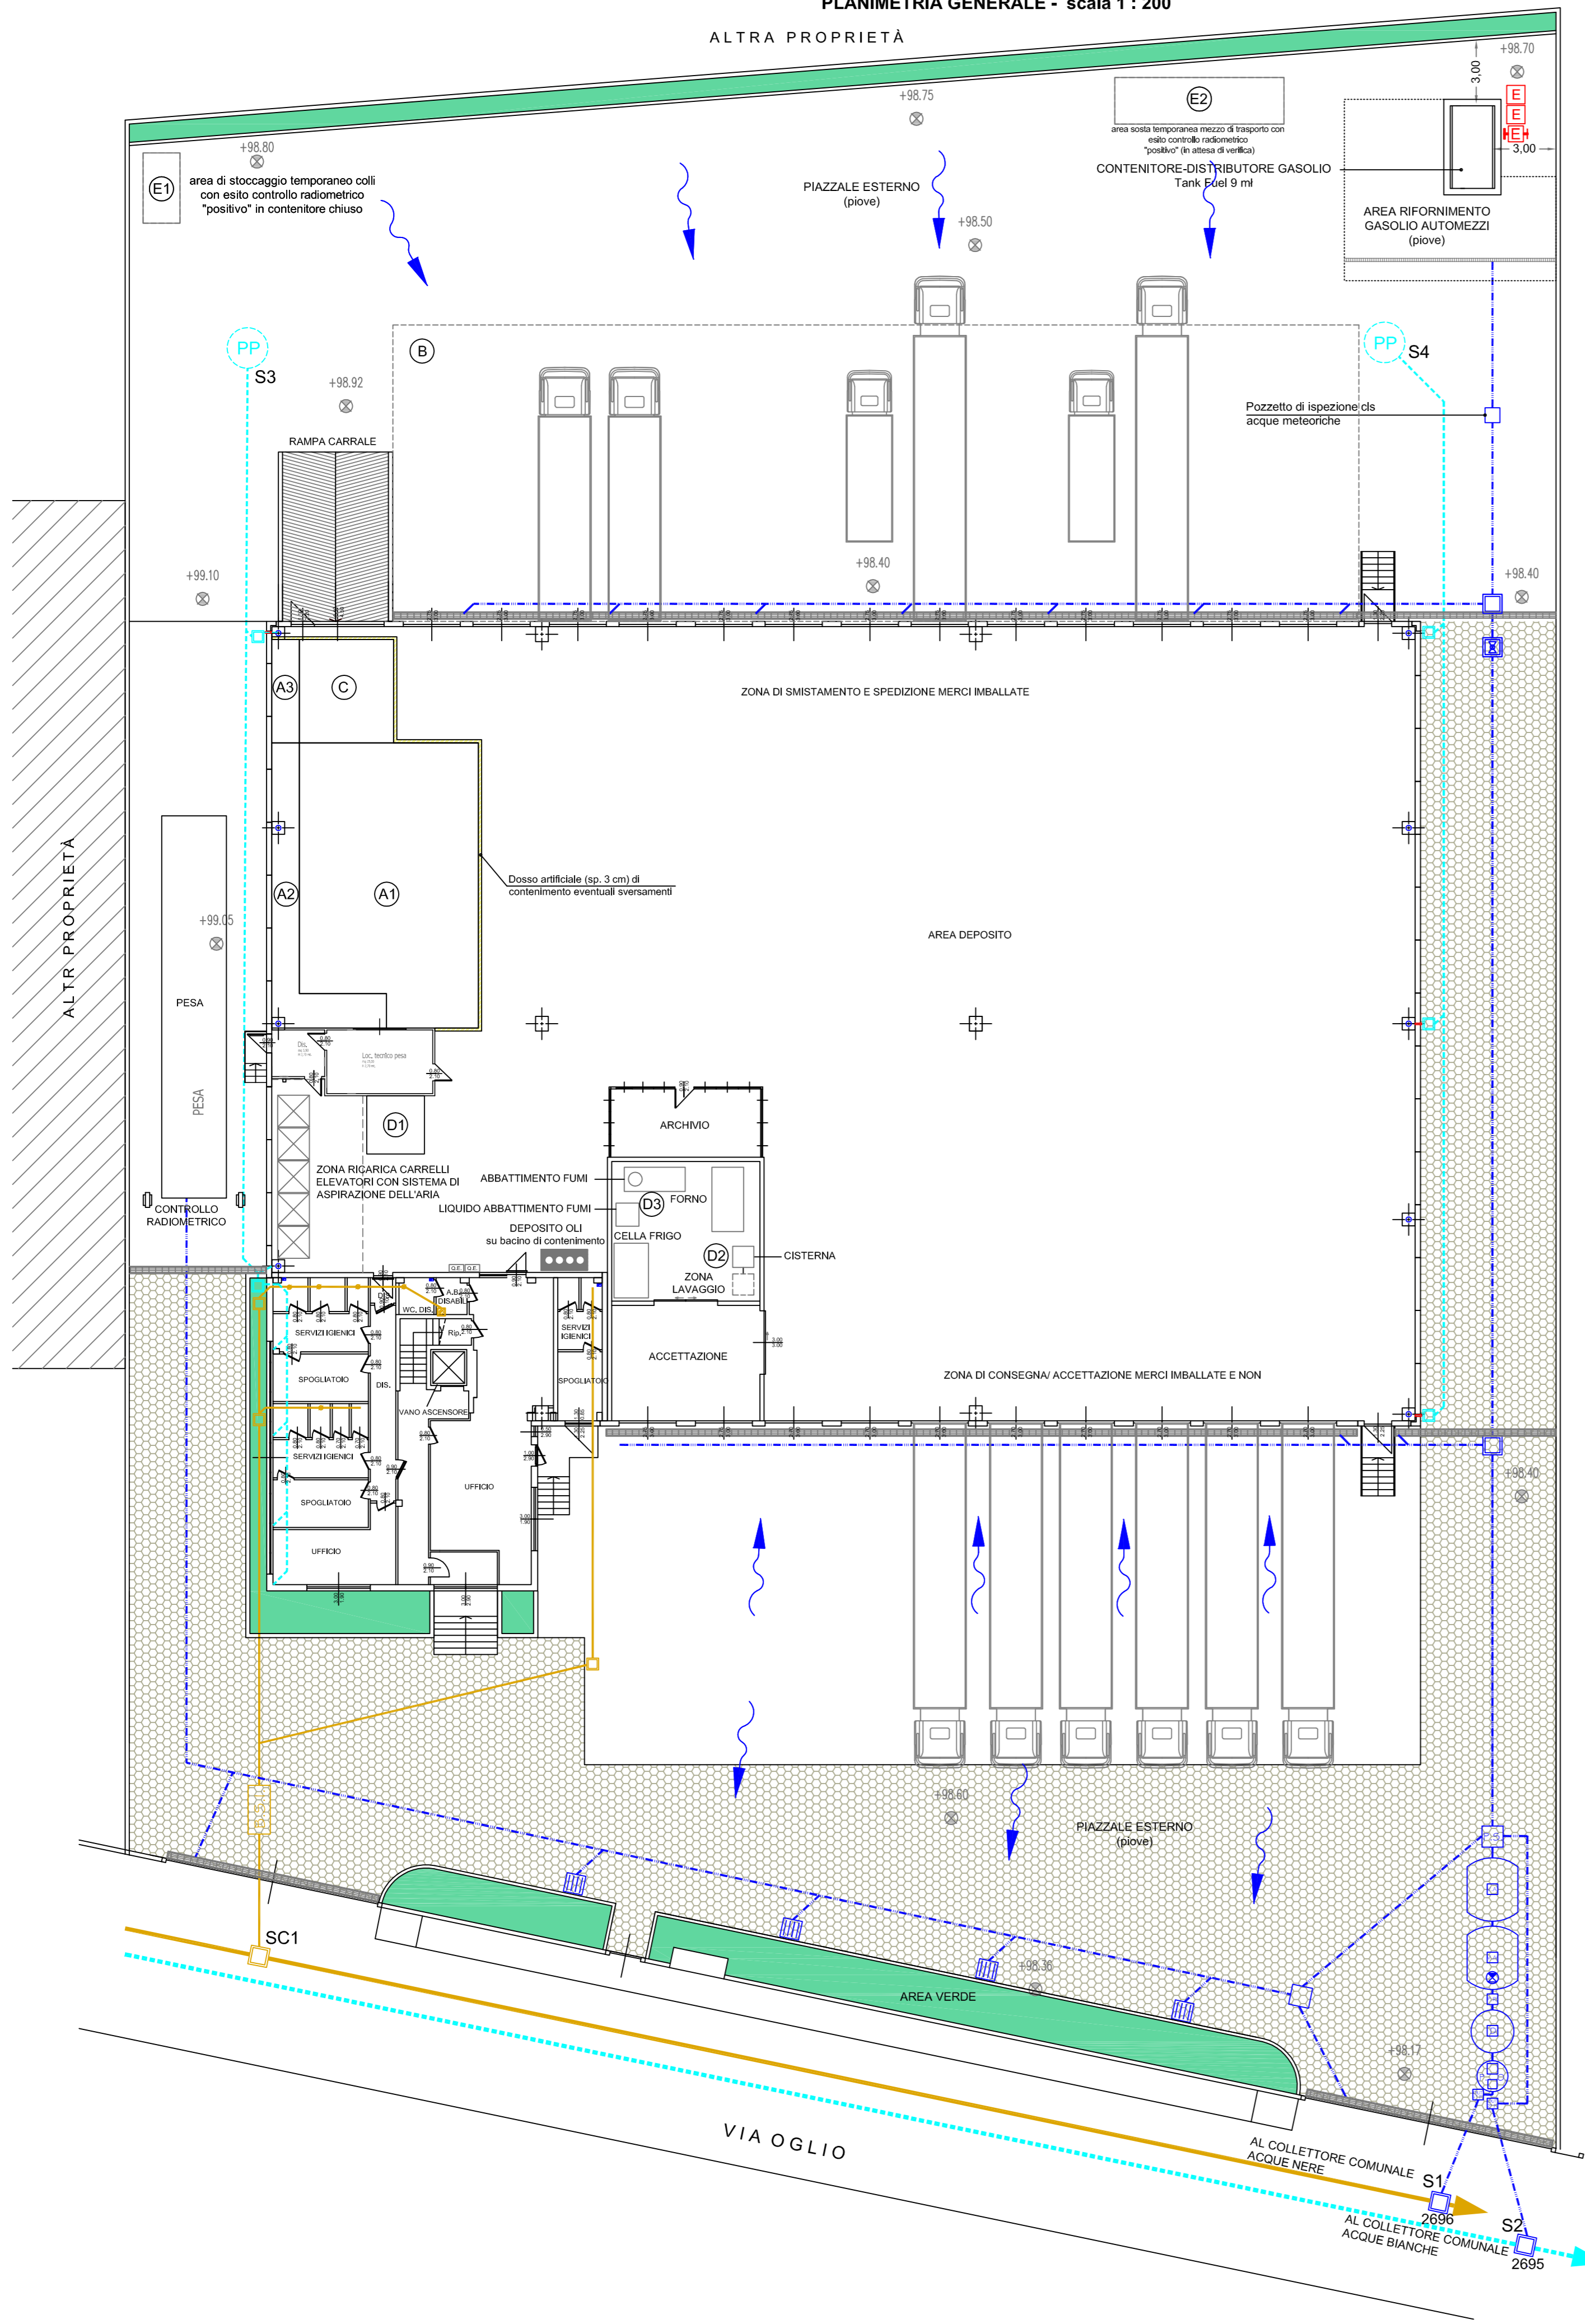

LEGENDA	
	Rete acque meteoriche copertura edificio
	Rete acque meteoriche pavimentazioni esterne
	Rete acque nere
	Uscita scarico pluviale
	Colonna di scarico bagni piano primo
	Scarico bagni piano terra
	Cameretta Braga-Sifone-Ispezione
	Caditoia con griglia carrabile
	Pozzetto con valvola di intercettazione
	Pozzetto scolmatore
	Vasca di accumulo prima pioggia Tank 12500
	Vasca di accumulo prima pioggia Tank 12500 con pompa di rilancio
	Pozzetto ricezione prime piogge
	Deoliatore statico tipo HT 6000
	Pozzetto con filtro oleoassorbente tipo 500 LT
	Pozzetto uscita e campionamento prima pioggia
	Pozzetto uscita e campionamento seconda pioggia
	Pozzo Perdente

LEGENDA	
	Sn Scarico idrico
	Aiuole
	Pavimentazione in autobloccanti
	Pavimentazione in calcestruzzo

PIANTA PIANO PRIMO - scala 1 : 200

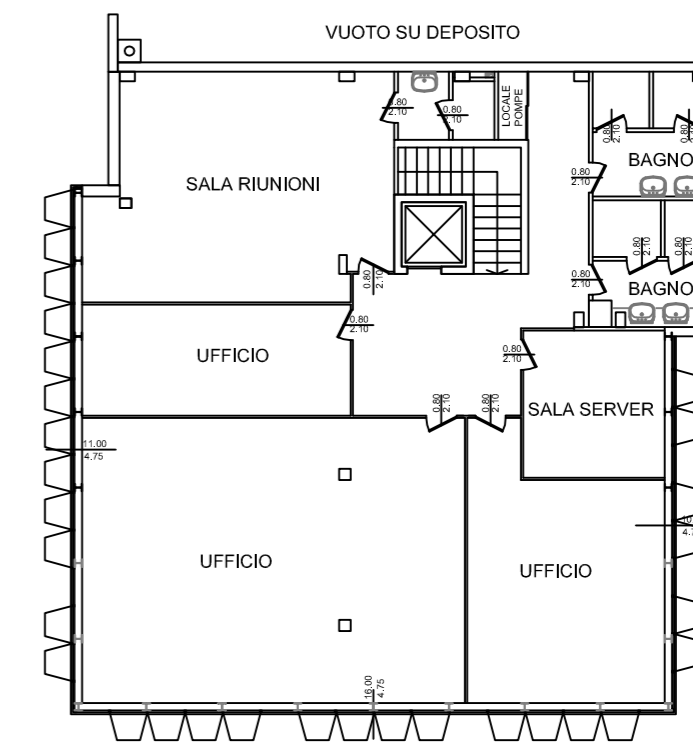

ECOERIDANIA S.p.A.

Via Oglio, 6/8/10

20048 - San Giuliano Milanese (MI)

Domanda di autorizzazione integrata ambientale per nuovo impianto "IPPC"

Planimetria generale con schema fognario e piano primo

N. ELABORATO

04

IL TECNICO



DATA

giugno 15

 
SCALA

1 : 200

ARCHIVIO

F:\E\ECOERIDANIA\Olograf\Plan\MA

0170 Ecoeridania\_R1.dwg



envirolab

Il presente documento non potrà essere copiato, riprodotto o altrimenti pubblicato in tutto o in parte, senza il consenso scritto della società EcoSphera S.r.l. ogni utilizzo non autorizzato sarà perseguito a norma di legge.